


Nazwa organu prowadzącego parafowany zespół geodezyjny i kartograficzny identyfikator ewidencyjny materiału zasobu	STAROSTA JANOWSKI PL.PZGIK.7519
Nazwa materiału zasobu	MAPA ZASADNICZA Skala 1:1000
Data wykonania kopii materiału zasobu miejscowość i data miejscowość i data miejscowość i data	08-03-2024

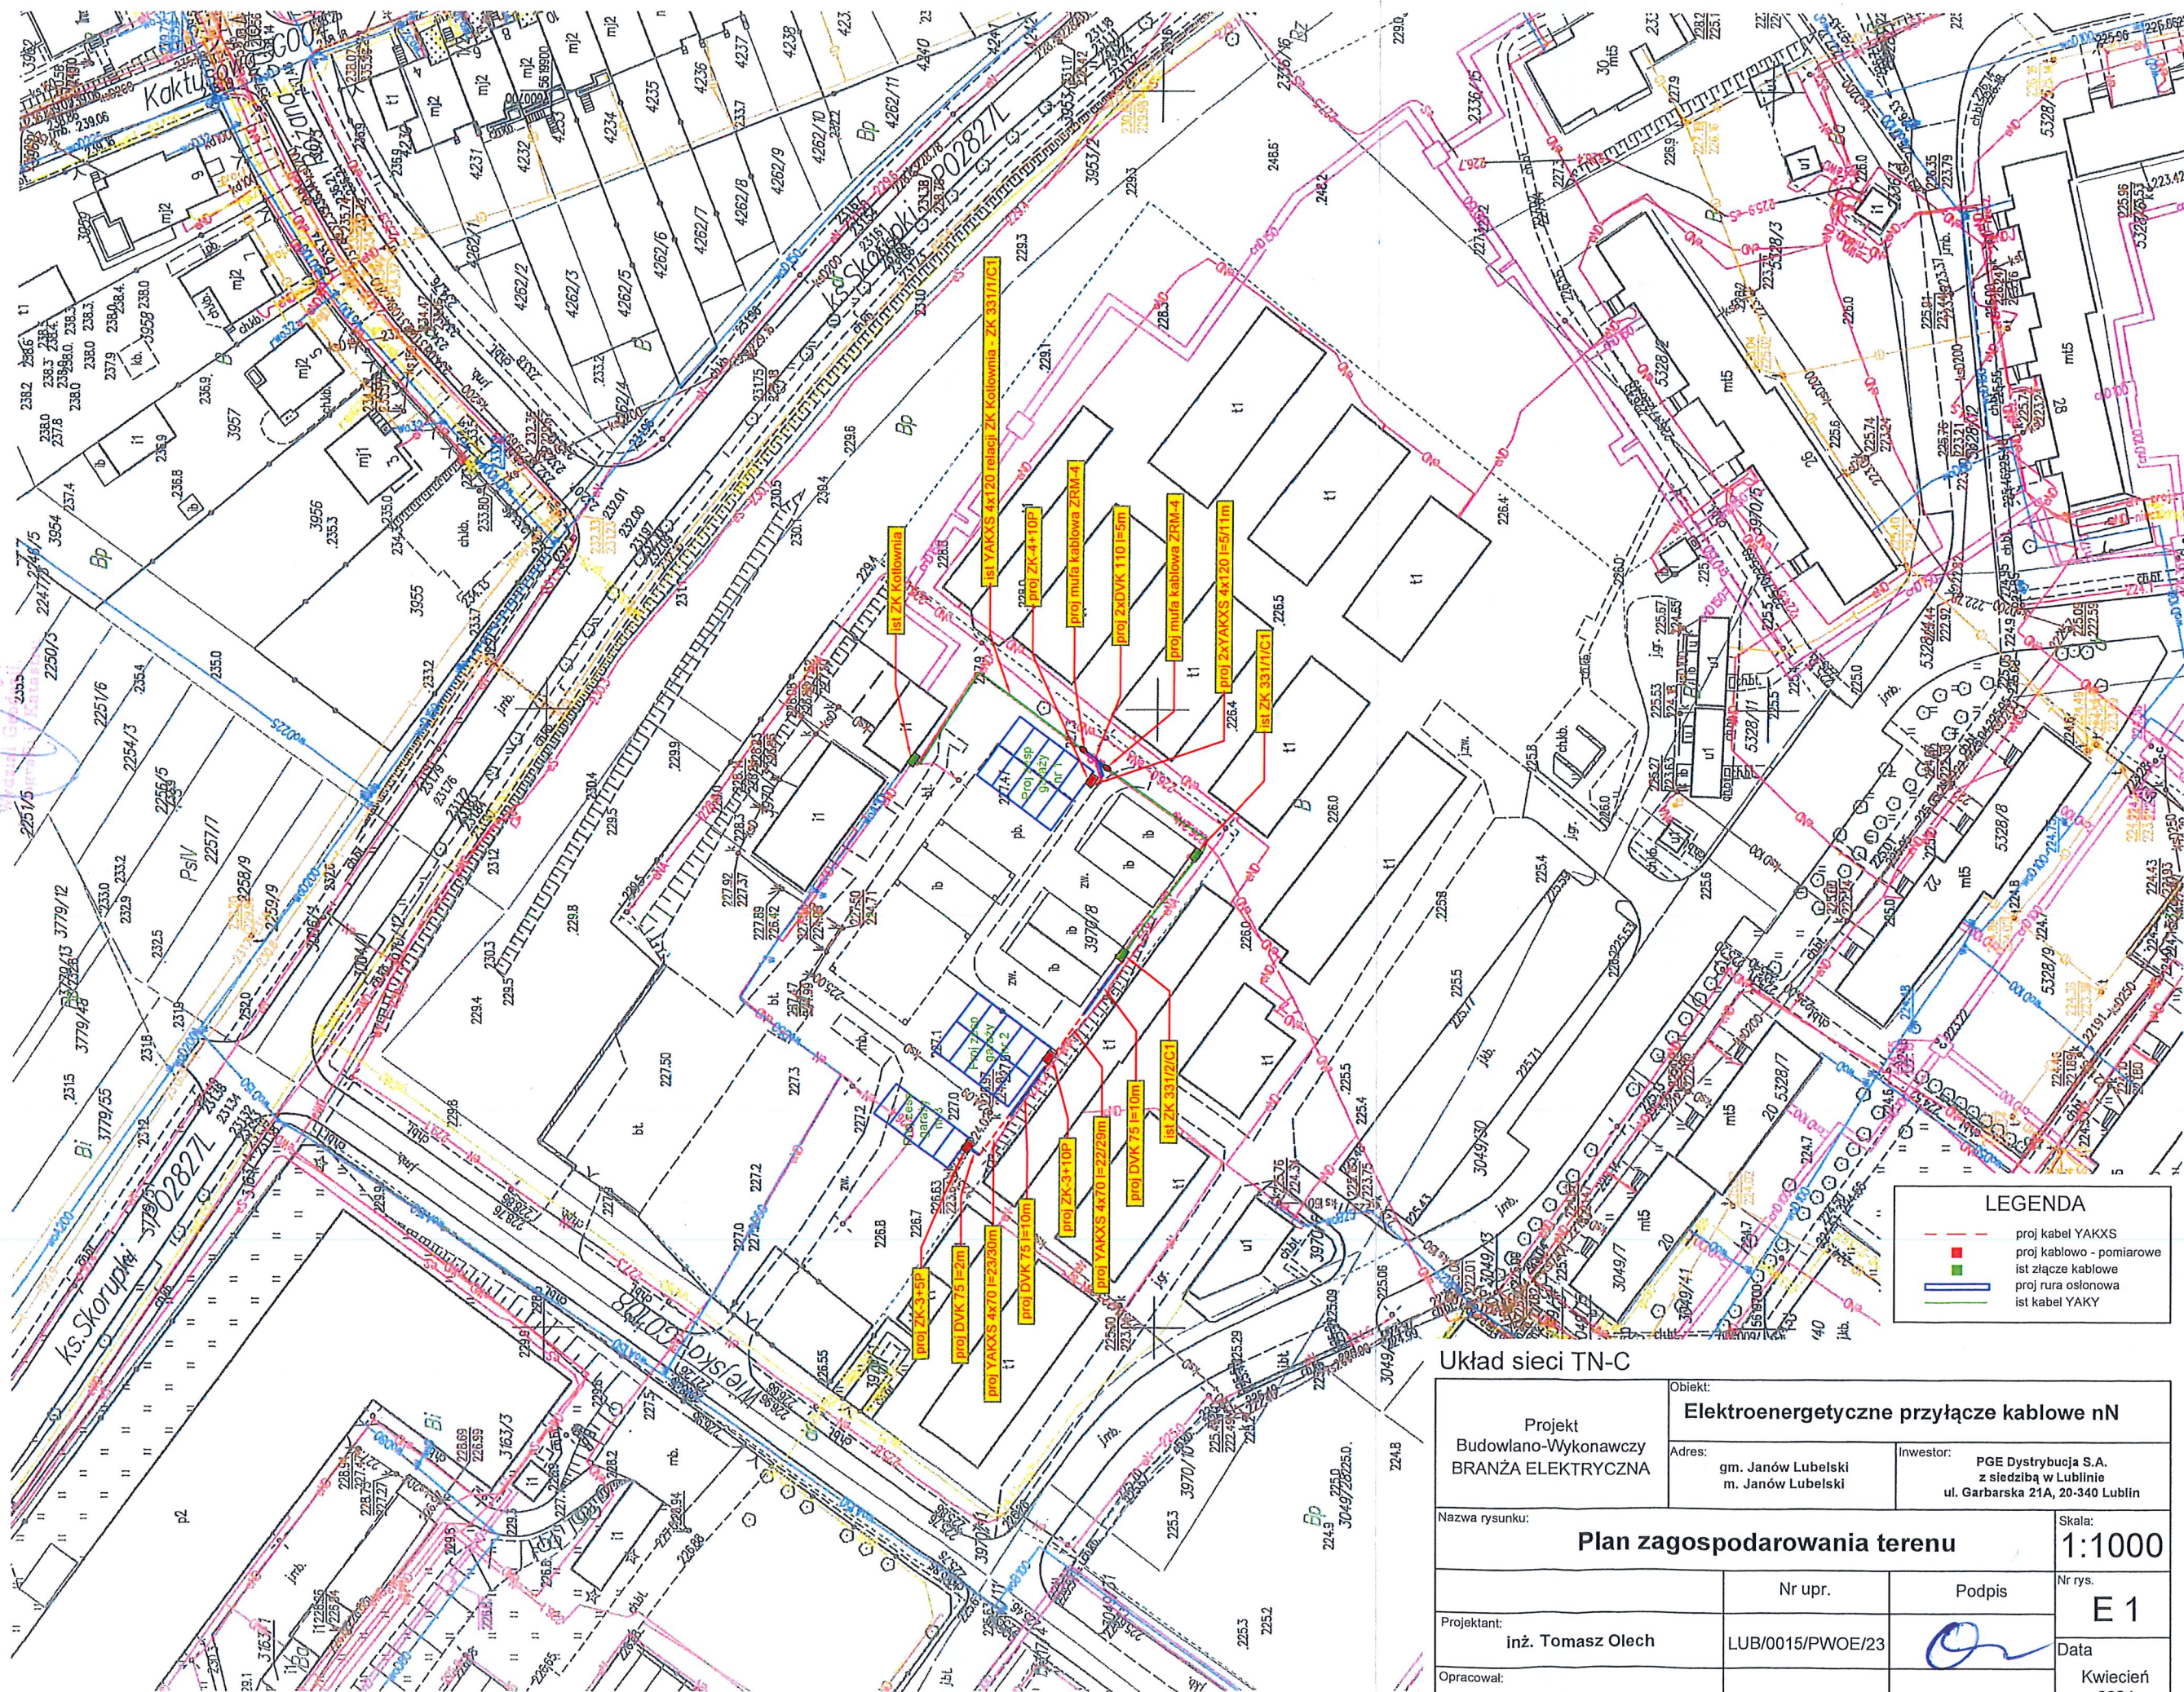

Układ sieci TN-C

Projekt Budowlano-Wykonawczy BRANŻA ELEKTRYCZNA		Obiekt: Elektroenergetyczne przyłącze kablowe nN	
Adres: gm. Janów Lubelski m. Janów Lubelski		Inwestor: PGE Dystrybucja S.A. z siedzibą w Lublinie ul. Garbarska 21A, 20-340 Lublin	
Nazwa rysunku: Plan zagospodarowania terenu		Skala: 1:1000	
Projektant: inż. Tomasz Olech	Nr upr. LUB/0015/PWOE/23	Podpis 	Nr rys. E 1
Opracował:			Data Kwiecień 2024