


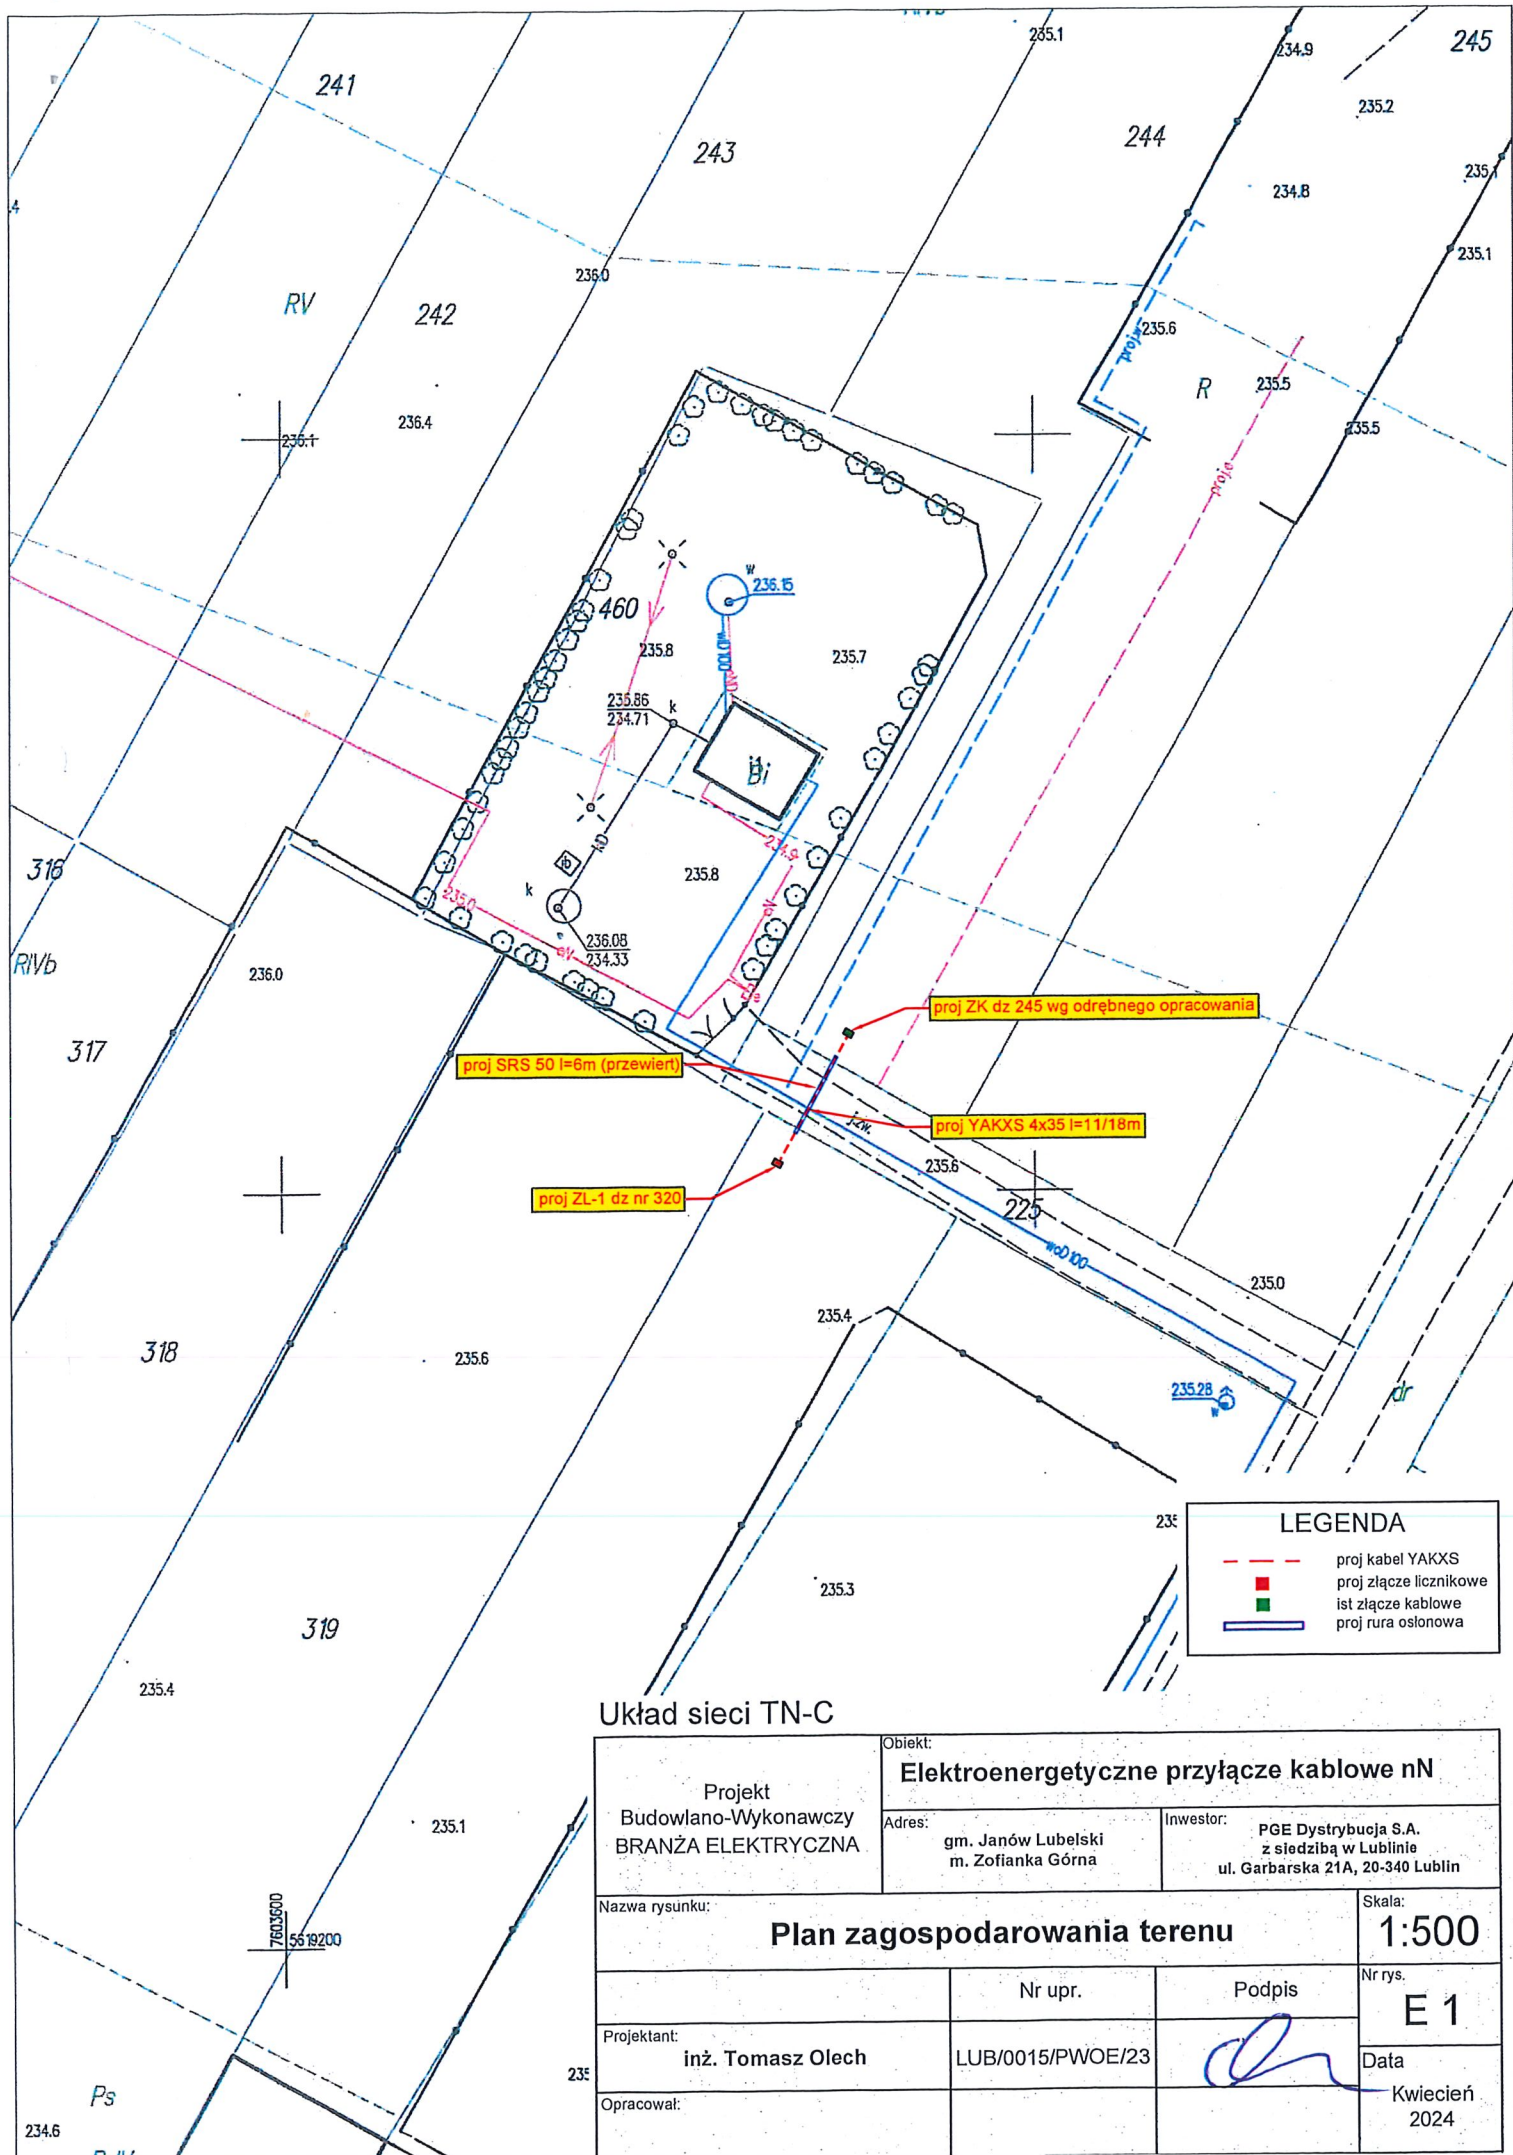

Układ sieci TN-C

Projekt Budowlano-Wykonawczy BRANŻA ELEKTRYCZNA		Obiekt: Elektroenergetyczne przyłącze kablowe nN	
Adres: gm. Janów Lubelski m. Zofianka Górna		Inwestor: PGE Dystrybucja S.A. z siedzibą w Lublinie ul. Garbarska 21A, 20-340 Lublin	
Nazwa rysunku: Plan zagospodarowania terenu			Skala: 1:500
Projektant: inż. Tomasz Olech	Nr upr. LUB/0015/PWOE/23	Podpis 	Nr rys. E 1
Opracował:			Data Kwiecień 2024