


na odc. W-SZG projektowana trasa przyłącza gazowego ś/c 25x3,0 PE 100 RC SDR 11 typ 2 dwuwarstwowa, L=11,7m z podejściem prefabrykowanym

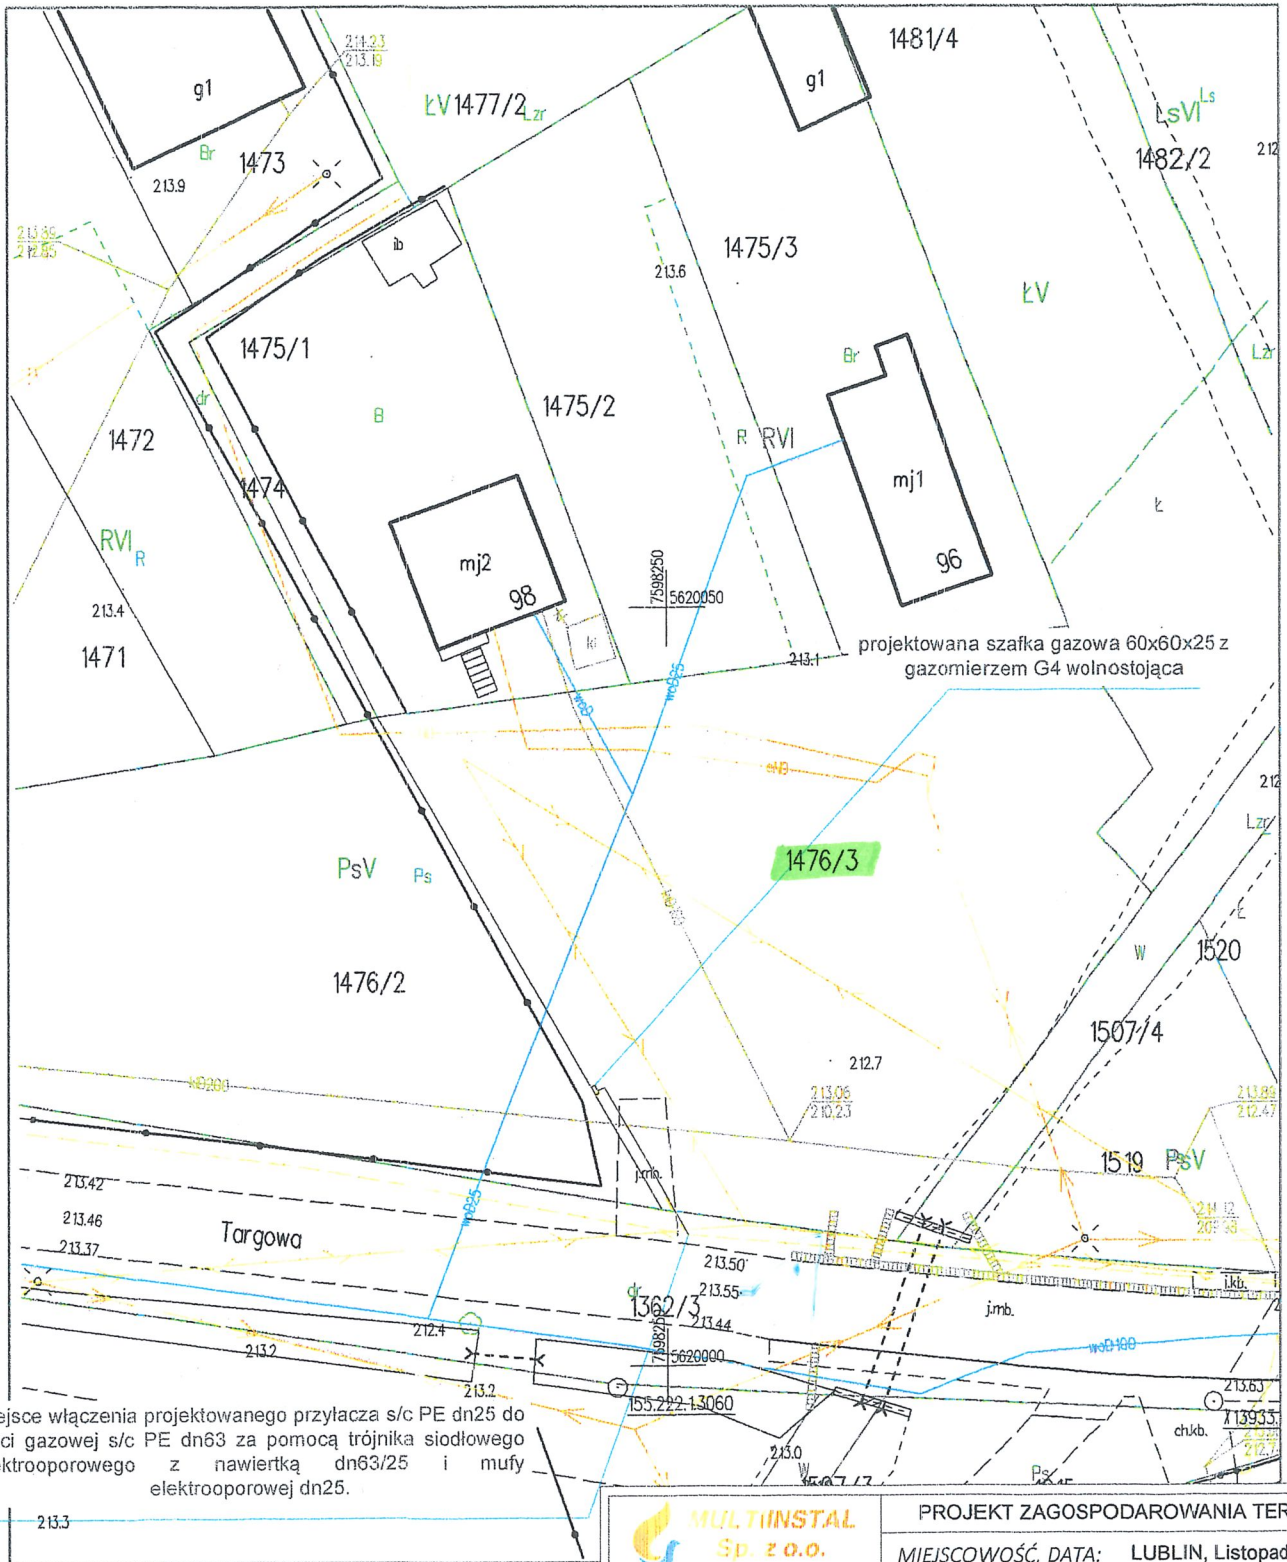

	PROJEKT ZAGOSPODAROWANIA TERENU	
	MIEJSCOWOŚĆ, DATA: LUBLIN, Listopad 2024r	
INWESTOR:	Polska Spółka Gazownictwa Sp. z o.o. Oddział Zakład Gazowniczy w Lublinie ul. Diamentowa 15, 20-471 Lublin	
NAZWA INWESTYCJI:	Budowa przyłącza gazu s/c dn 25PE z punktem red-pom. dla zasilenia w gaz budynku jednorodzinnego na dz. nr ewid. 1475/1 przy ul. Targowa w m. Ruda.	
TYTUŁ RYSUNKU:	Plan zagospodarowania terenu	
Projektował: mgr inż. Michał Szpyra LUB/0283/PWBS/22 spec. instalacyjna	podpis	SKALA 1:500
	 mgr inż. Michał Szpyra upr. LUB/0283/PWBS/22	
		RYS. NR 1