


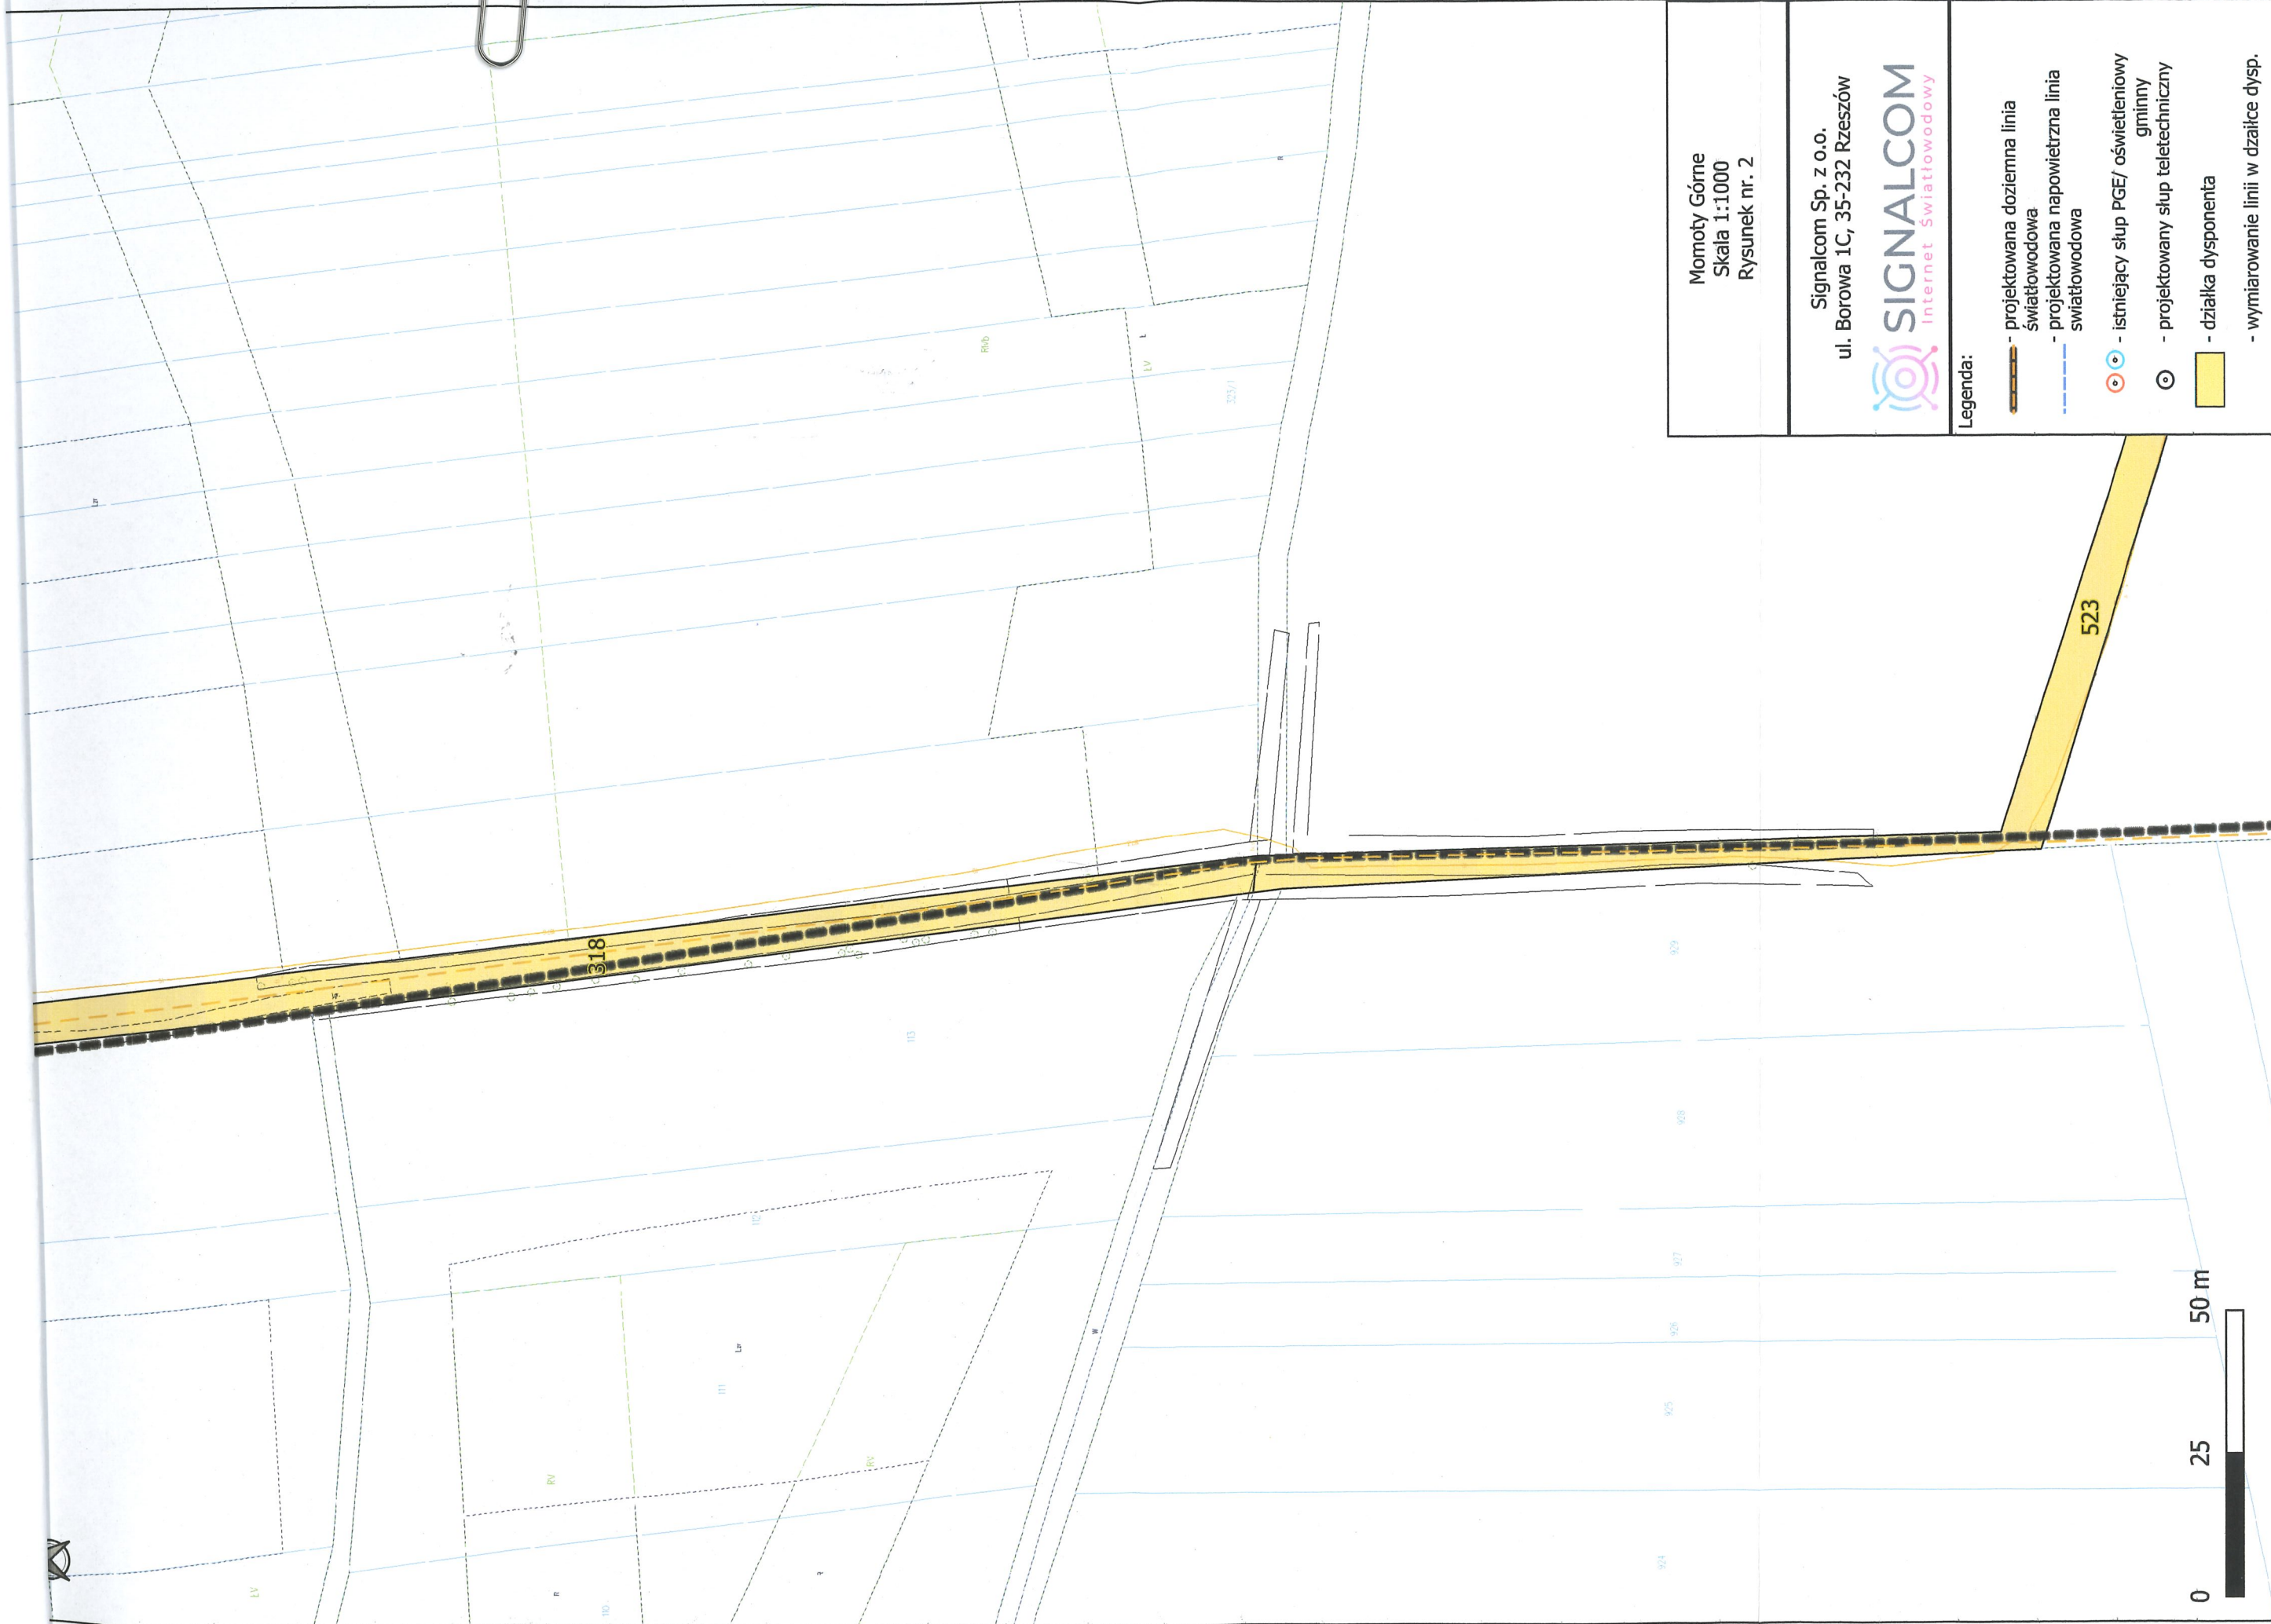

Momoty Górne
Skala 1:1000
Rysunek nr. 2

Signalcom Sp. z o.o.
ul. Borowa 1C, 35-232 Rzeszów



Legenda:

- projektowana doziemna linia światłowodowa
- projektowana napowietrzna linia światłowodowa
- istniejący słup PGE/ oświetleniowy gminny
- projektowany słup teletechniczny
- działka dysponenta
- wymiarowanie linii w dzałce dysp.



Momoty Górne
Skala 1:15 000
Plan Orientacyjny

Signalcom Sp. z o.o.
ul. Borowa 1C, 35-232 Rzeszów

