


Układ sieci TN-C

Projekt Budowlano-Wykonawczy BRANŻA ELEKTRYCZNA		Obiekt: Elektroenergetyczne przyłącze kablowe nN	
Adres: gm. Janów Lubelski m. Janów Lubelski		Inwestor: PGE Dystrybucja S.A. z siedzibą w Lublinie ul. Garbarska 21A, 20-340 Lublin	
Nazwa rysunku: Plan zagospodarowania terenu			Skala: 1:1000
Projektant: inż. Tomasz Olech		Nr upr. LUB/0015/PWOE/23	Podpis 
			Nr rys. E 1
			Data Grudzień 2025

LEGENDA	
	proj kabel YAKXS
	proj złącze kablowo - pomiarowe
	ist złącze kablowe

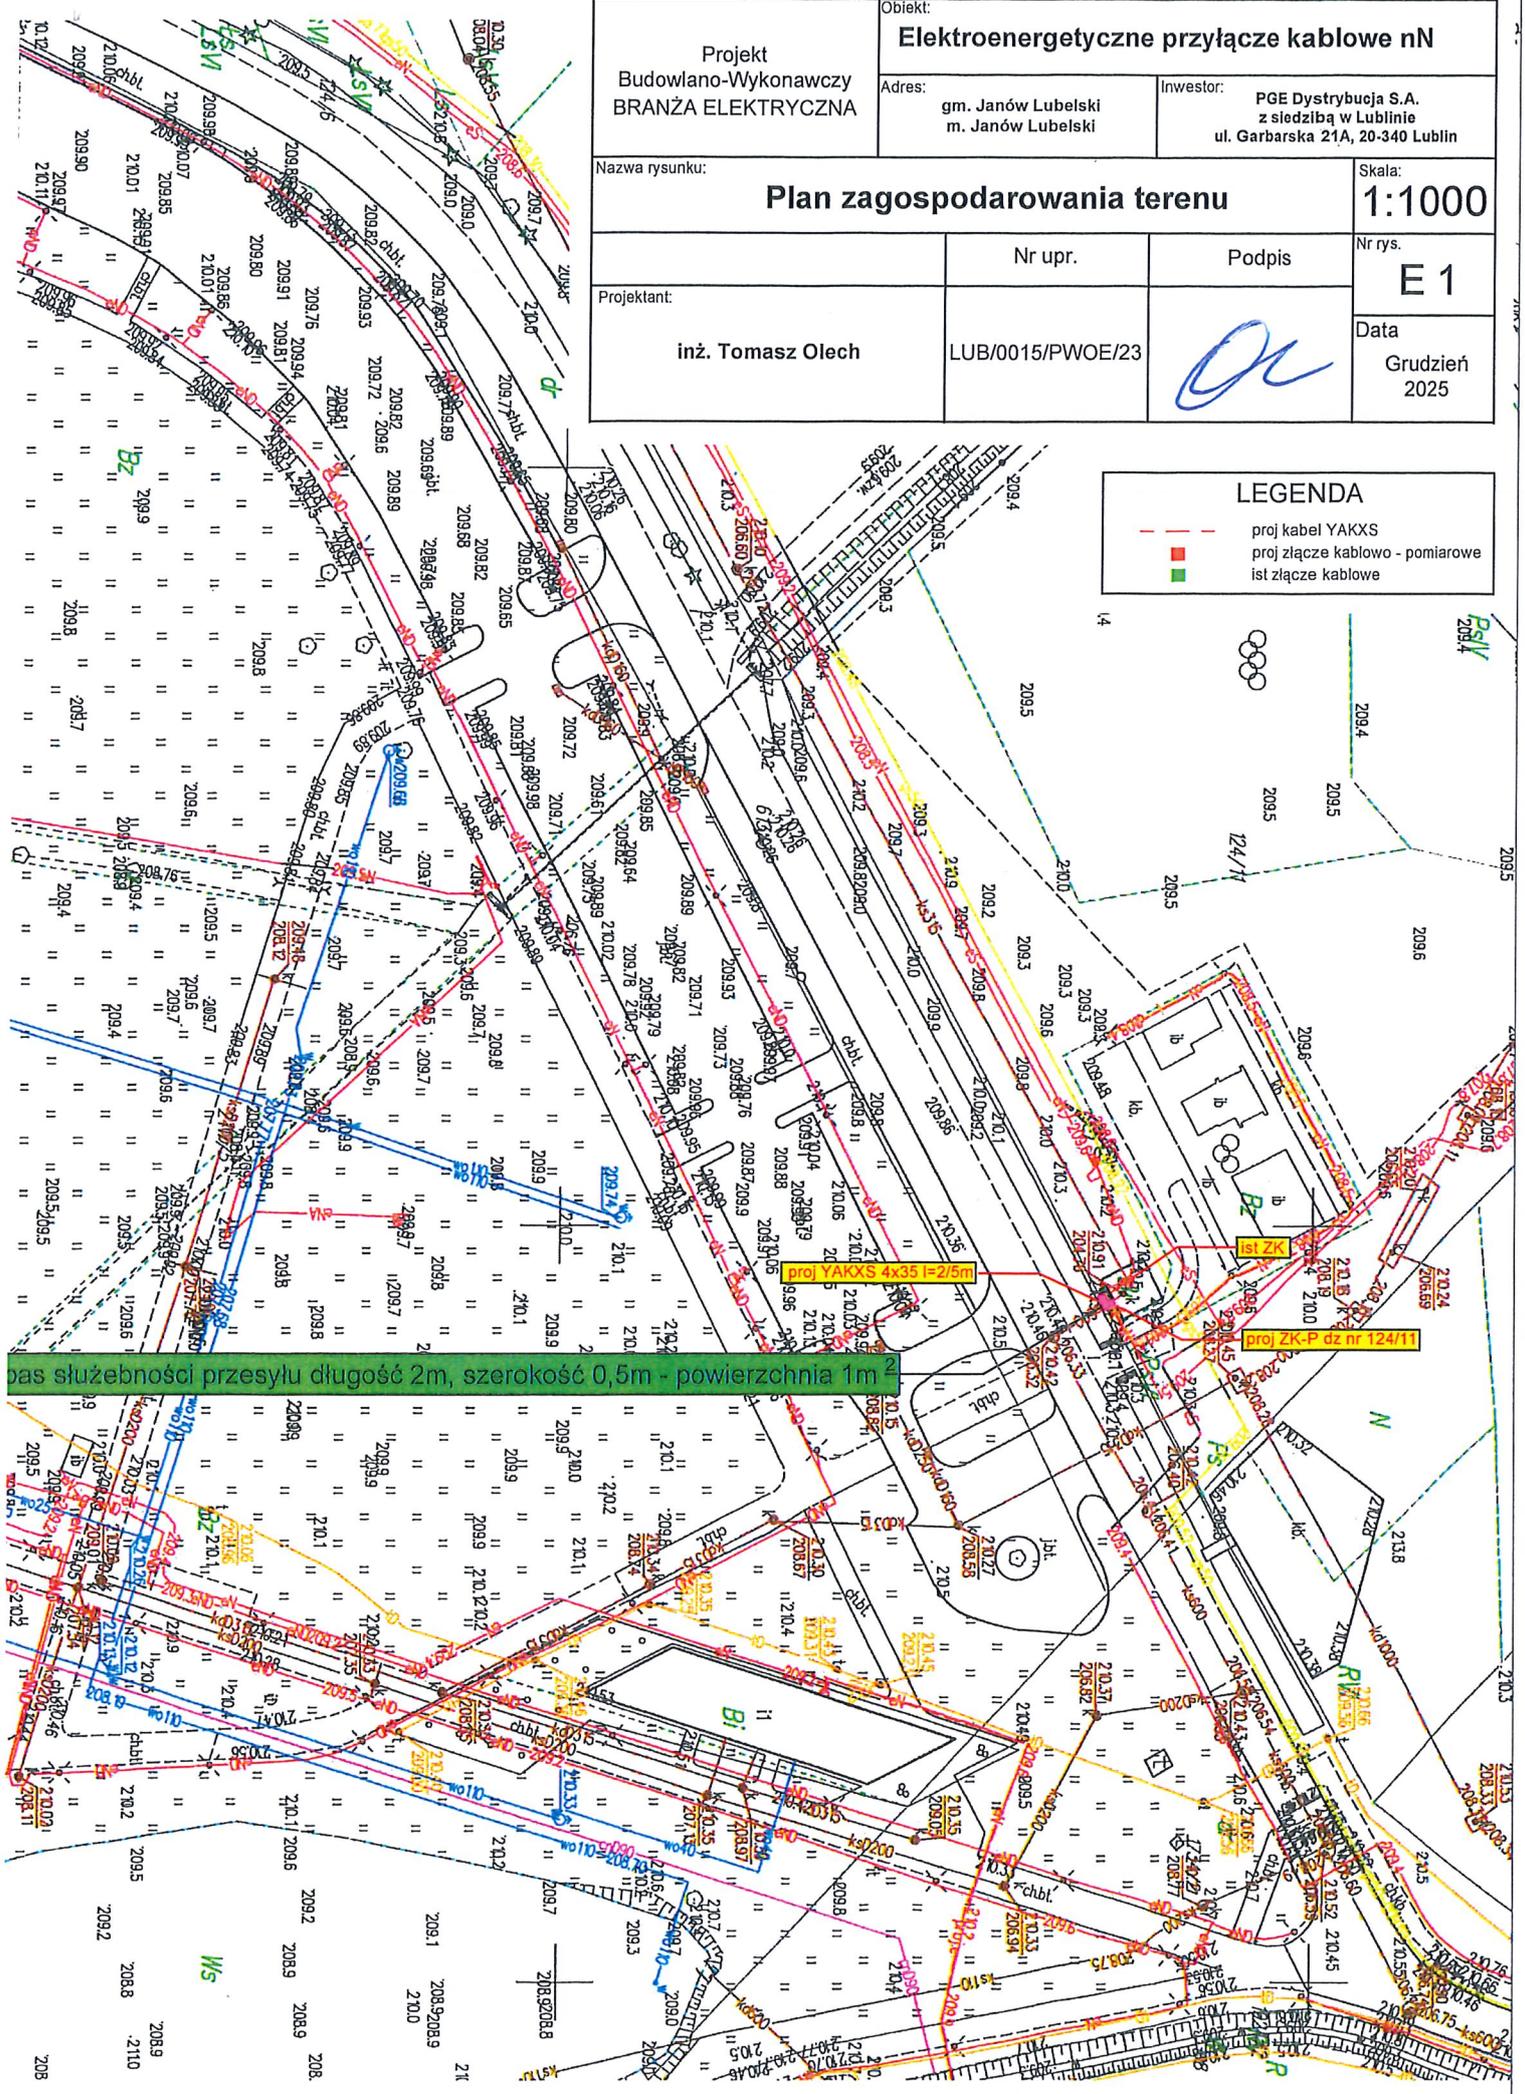

pas służebności przesyłu długość 2m, szerokość 0,5m - powierzchnia 1m²

proj YAKXS 4x35 I=255m

proj ZK-P dz nr 124/11